


MAPA DE ÁREA DE CONTRIBUIÇÃO - COBERTURA
ESCALA 1:75

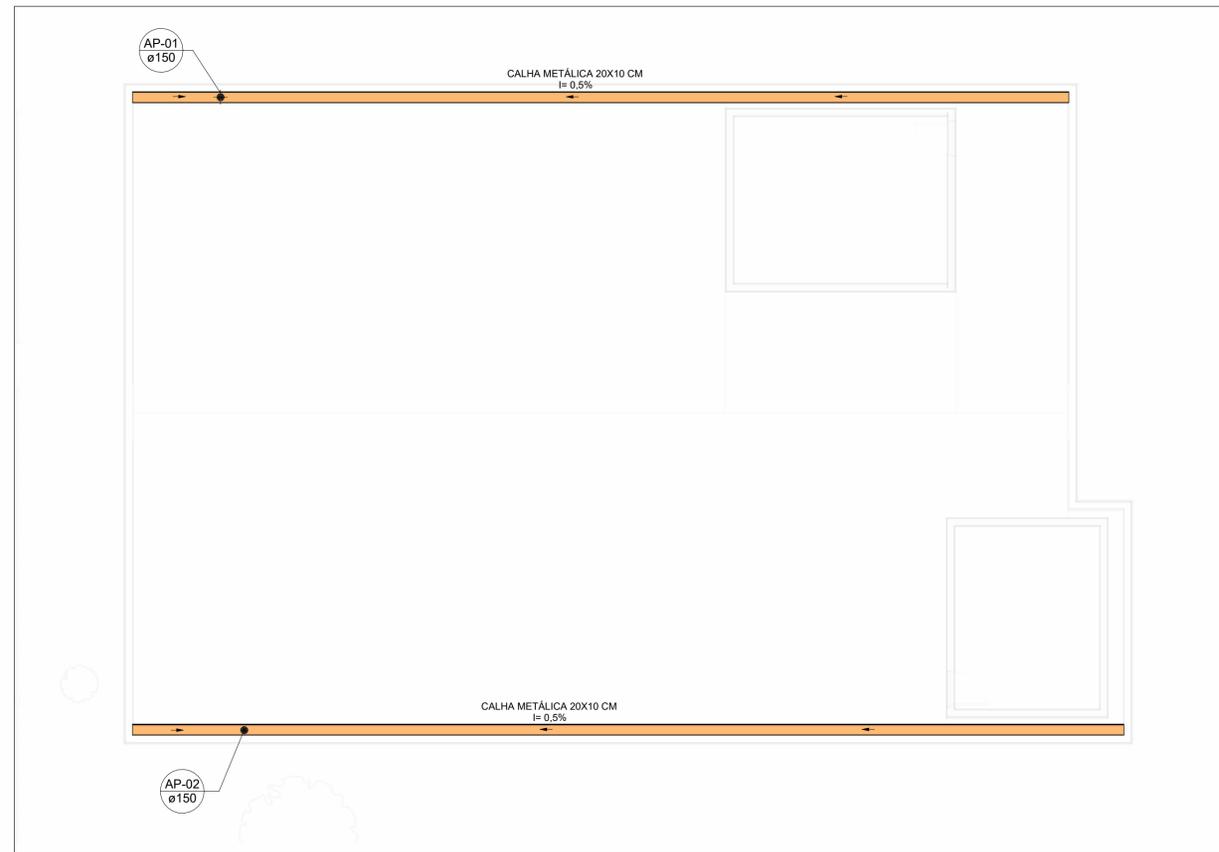


PLANTA BAIXA REDE DE DRENAGEM - COBERTURA
ESCALA 1:75


MAPA DE ÁREAS DE CONTRIBUIÇÃO - COBERTURA								
Identificação da Área de Contribuição	Área (m²)	Tempo de Retorno (anos)	Vazão de Projeto (L/min)	Calha Coletora da Contribuição	Vazão Admissível da Calha (L/min)	Descida Pluvial da Contribuição	DN Descida Pluvial (mm)	Vazão Admissível da Descida Pluvial (L/min)
A-01	141,52	25	517,120	C-01	987,061	AP-01	150	691,8
A-02	147,53		539,090	C-02		AP-02		




MAPA CHAVE - COBERTURA
ESCALA 1:500

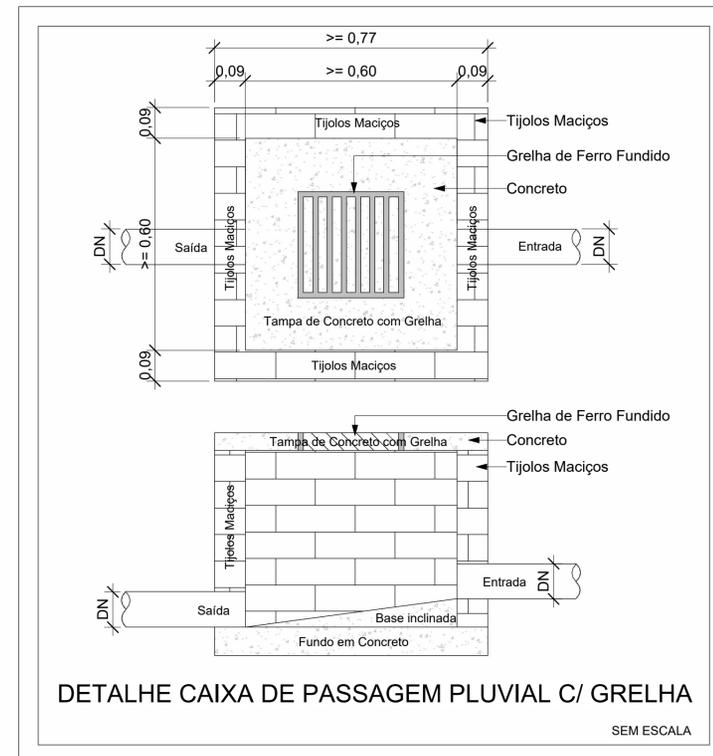

DETALHE CAIXA DE PASSAGEM PLUVIAL C/ GRELHA
SEM ESCALA

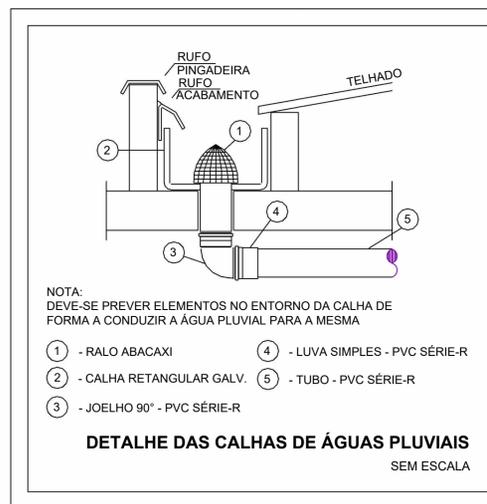

DETALHE DAS CALHAS DE ÁGUAS PLUVIAIS
SEM ESCALA

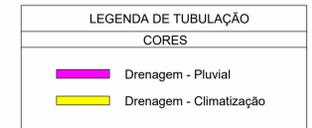

NOTAS

- QUANDO NÃO INDICADO DE OUTRA FORMA AS DECLIVIDADES MÍNIMAS DEVERÃO SER:
 - TUBULAÇÕES DE ESGOTO SANITÁRIO - Ø40mm, Ø50mm - min 2%
 - TUBULAÇÕES DE ESGOTO SANITÁRIO - Ø100mm - min 1%
 - TUBULAÇÕES DE ÁGUAS PLUVIAIS - min 1%
 - TUBULAÇÕES DE VENTILAÇÃO - min 1%
- QUANDO NÃO INDICADO DE OUTRA FORMA, O ACLIVE MÍNIMO DEVERÁ SER:
 - TUBULAÇÕES DE VENTILAÇÃO - min 1%
- DEVERÃO SER INSTALADOS TERMINAIS NO FINAL (EXTREMIDADE ABERTA DO TUBO) DAS COLUNAS DE VENTILAÇÃO.
- SERÃO INSTALADAS GRELHAS SEMIESFÉRICAS NOS BOCAIS DAS CALHAS.
- AS CAIXAS DE INSPEÇÃO DE ESGOTO E ÁGUAS PLUVIAIS DEVERÃO TER PROFUNDIDADE INICIAL MÍNIMA DE 40cm.

REVISÃO	DESCRIÇÃO	TIPO	ELABORADO	VERIFICADO	DATA
00	EMISSÃO INICIAL	B	EGO	JGO	03/2023

TIPOS DE EMISSÃO

A - PRELIMINAR	D - PARA COTAÇÃO	G - CONFORME CONSTRUÍDO
B - PARA APROVAÇÃO	E - PARA CONSTRUÇÃO	H - CANCELADO
C - PARA CONHECIMENTO	F - CONFORME COMPRADO	

OBJETIVA OBJETIVA PROJETOS E SERVIÇOS
AV. BARÃO HOMEM DE MELO, Nº 3280, NOVA GRANADA
R. DO HORIZONTE - MG - CEP: 30464-090
TEL: (31) 3347-4405 / (31) 3347-7079 / (31) 3571-1920
EMAIL: Contato@grupoprojetoeengenharia.com.br

PREFEITURA MUNICIPAL DE FORMIGA
RUA BARÃO DE PILUMBI, Nº 121 - CENTRO
FORMIGA-MG - CEP: 35570-128
TEL: (37) 3329-1800

UBS ÁGUA VERMELHA
RUA NOSSA SENHORA ABADIA Nº 574 - PALMEIRAS - FORMIGA - MG, CEP: 35570-000

PROJETO DRENAGEM

AUTORIA DO PROJETO: JULIANA GONÇALVES OLIVEIRA
CREA - 239787/D

CONTRATANTE DO PROJETO: PREFEITURA MUNICIPAL DE FORMIGA

DATA: MARÇO/2023
ESCALA: INDICADA
CÓDIGO: PRJ-DRE

TÍTULO DO PROJETO: MAPA DE ÁREAS DE CONTRIBUIÇÃO - COBERTURA
TABELA 01 - RESUMO DAS DESCIDAS PLUVIAIS
MAPA CHAVE - COBERTURA
DETALHES GERAIS/CONSTRUTIVOS

TÍTULO DO ARQUIVO: PRJ-EXE-DRE-FOR-UAV-0101-REV00

PRINCHA: 01/02