


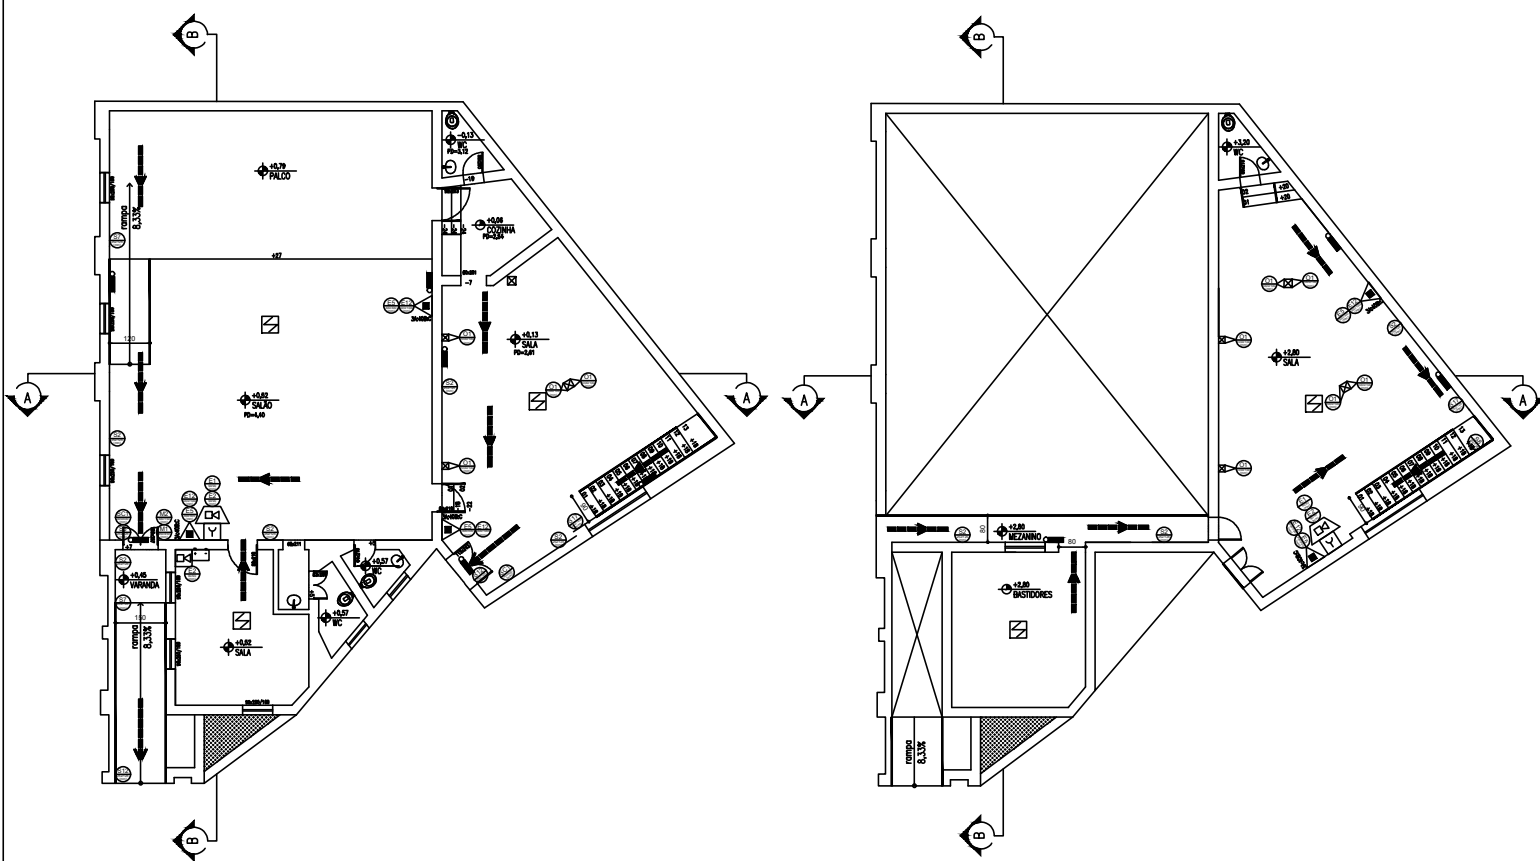


PLANTA_BAIXA_PAVIMENTO_TÉRREO
escala 1:100


PLANTA_BAIXA_1_ANDAR
escala 1:100




FACHADA
escala 1:100

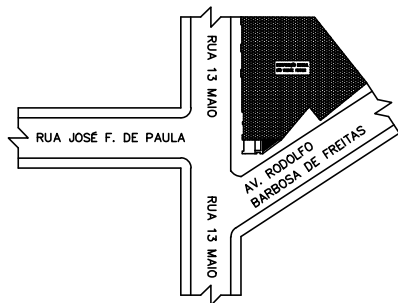

PLANTA_SITUAÇÃO
escala 1:500

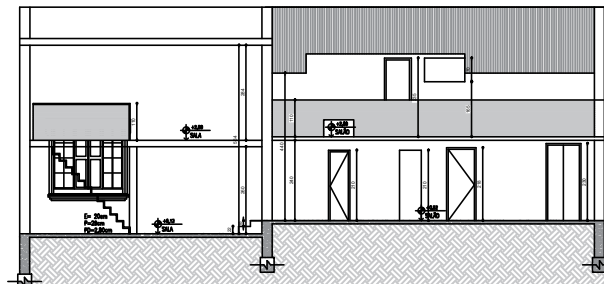


CORTE_A-A
escala 1:100

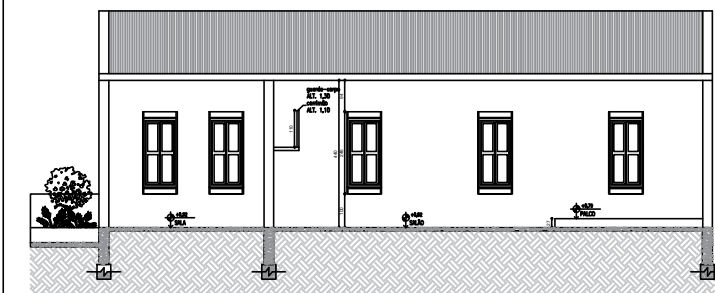

CORTE_B-B
escala 1:100

NOTAS GERAIS:
01- Cotas em centímetros e níveis em metros.
02- As escadas devem possuir condição anti-derrapante.
04- As escadas devem possuir guarda-corpos em todos seus vãos abertos, com altura mínima de 1,05m (ver detalhe).
05- Os guarda-corpos devem respeitar o espaçamento máximo de 15cm entre os seus vazados (ver detalhe).
06- Os corrimãos das escadas devem ser contínuos, possuir pontas e cantos arredondados e sem arestas vivas (ver detalhe).
07- A sinalização de emergência atenderá ao contido na IT-15.
08- As portas de saída da edificação permanecerão abertas durante todo o seu horário de funcionamento.
09- Documentos necessários a serem apresentados pelo Proprietário ou Responsável pelo Uso da edificação, quando da solicitação do "Ato de Vistoria Final" do Corpo de Bombeiros, para fins de emissão do AVCB, devidamente assinados pelos seus respectivos Responsáveis Técnicos.

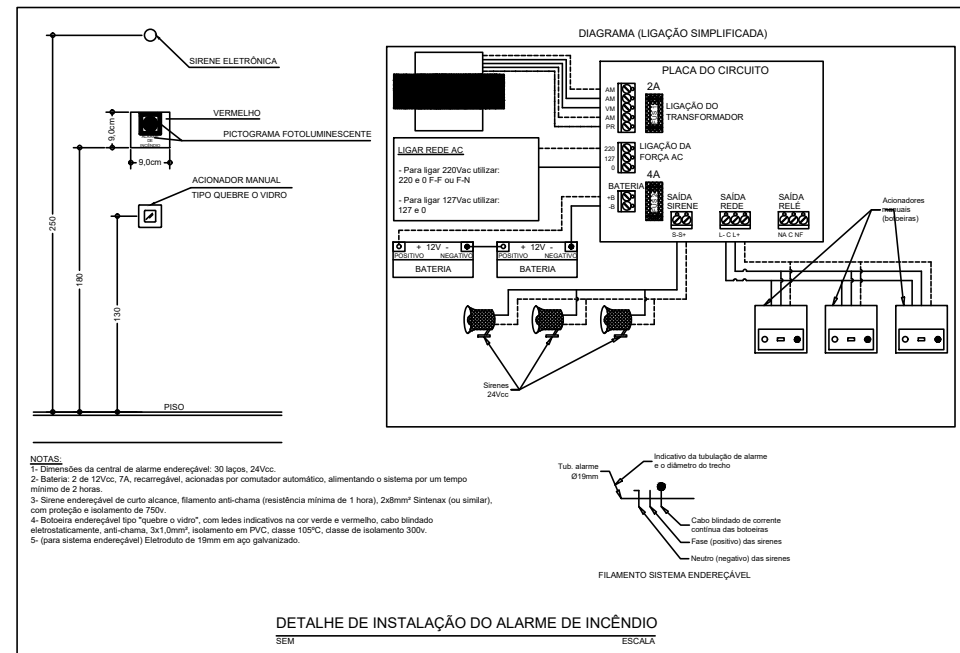

SÍMBOLO	LEGENDA GERAL
	CORRIMÃO
	EXTINTOR DE CARGA DE PÓ A/B/C - 4 Kg (2-A-20-B-C)
	EXTINTOR DE CARGA DE PÓ ABC NO ABRIGO - 4 Kg (2-A-20-B-C)
	PONTO DE ILUMINAÇÃO DE EMERGÊNCIA
	DIREÇÃO DO FLUXO DA ROTA DE FUGA
	SAÍDA FINAL DA ROTA DE FUGA
	CÓDIGO E DIMENSÕES DE PLACAS DE SINALIZAÇÃO DE EMERGÊNCIA
	ACIONADOR MANUAL DO SISTEMA DE ALARME
	CENTRAL DO ALARME
	BATERIAS DO SISTEMA DE ALARME
	AVISADOR SONORO TIPO SIRENE
	DETECTOR PONTUAL DE FUMAÇA

PREFEITURA MUNICIPAL DE FORMIGA C.N.P.J. - 16.784.720/0001-25 Secretaria Fiscalização e Regulação Urbana (37) 3329-1837 / 33291838 sefiformiga@gmail.com.br Rua Barão de Piumhi, nº 121 Centro - Formiga MG - Cep: 35570-000			
Título: PROJETO CBMMG			
Finalidade: LEGALIZAÇÃO EMART			
Detalhes: PLANTA BAIXA, CORTES E DISPOSIÇÃO DE DISPOSITIVOS DE SEGURANÇA DE COMBATE A INCÊNDIO			
Endereço Obra/Serviço: RUA 13 DE MAIO 84, CENTRO, FORMIGA-MG			
Proprietário: LAÉRCIO DOS REIS GOMES PREFEITO MUNICIPAL DE FORMIGA			
Resp. Técnico: JOÃO PAULO SANTOS DE SANT'ANA CREA: MG 403.753			
Protocolo:	Visto:	Aprovação:	
Escala: INDICADA	Desenho: JOÃO PAULO	Data: AGO/2024	Prancha: 02 / 02